


参考資料2-4 インフラ設備概要


(1) 電気

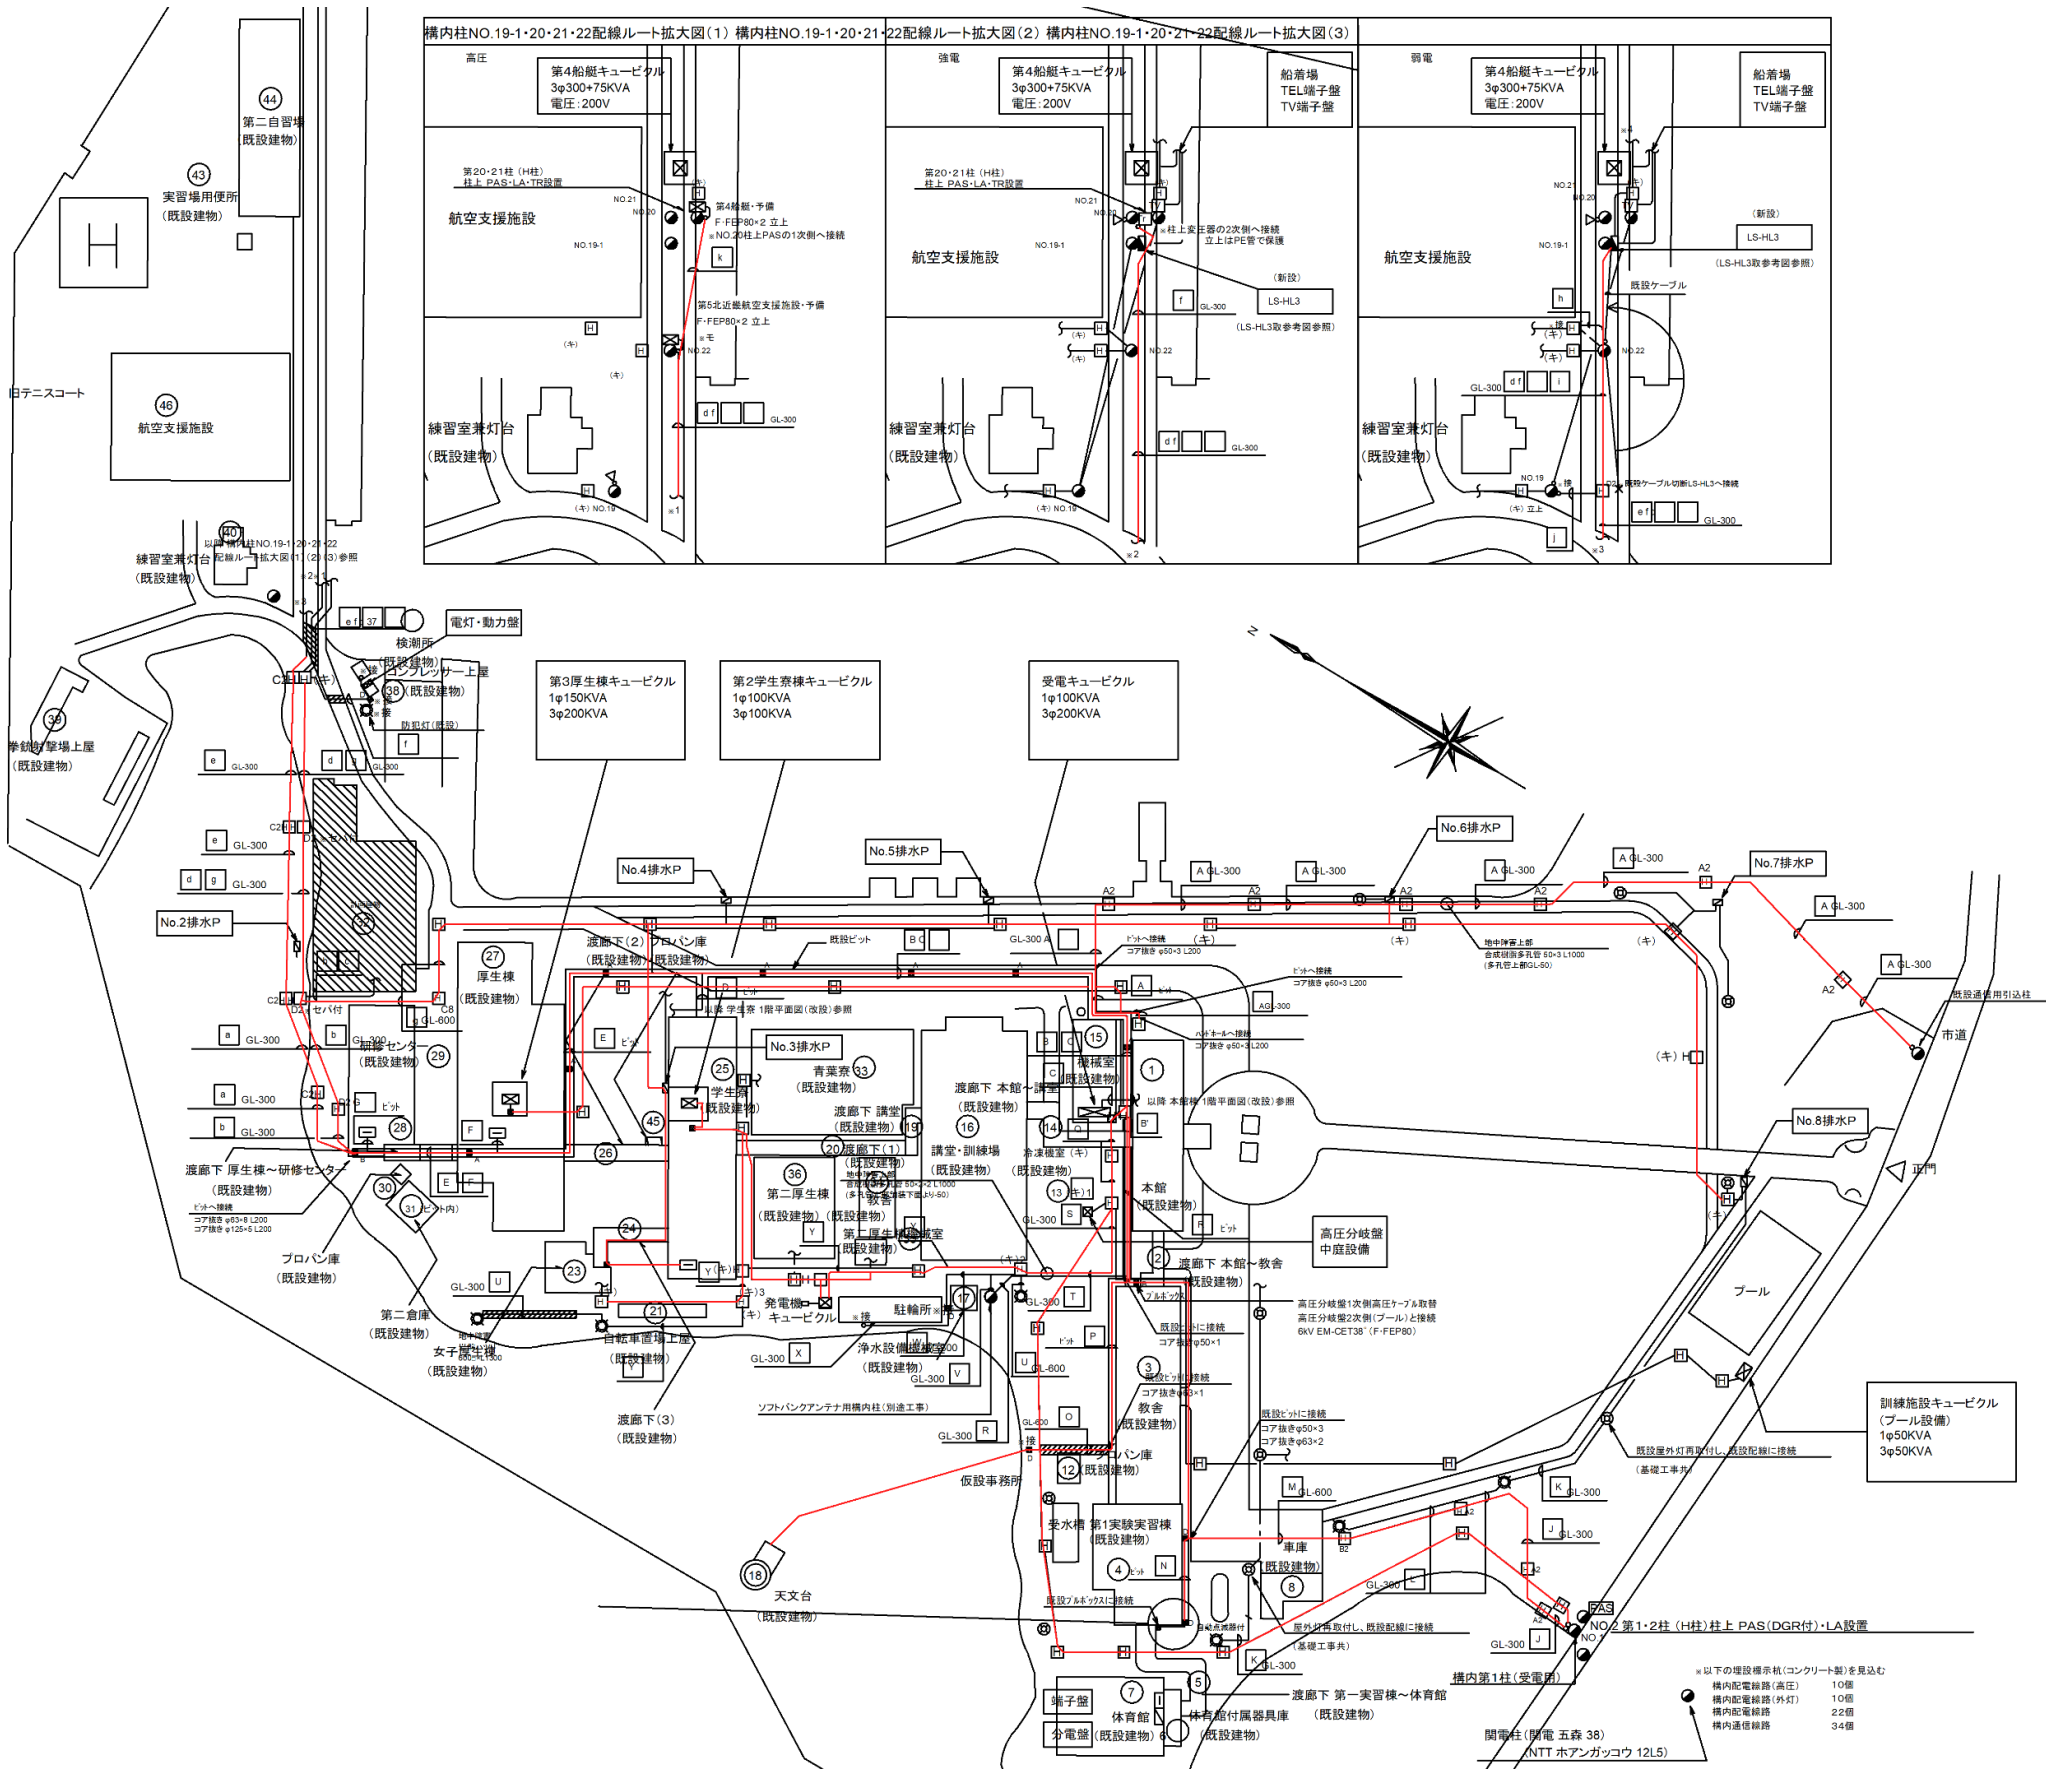


敷地内 電気ライフライン


※以下の増設導線表(コンクリート製)を見込む
機内配電線路(高圧) 10個
機内配電線路(外灯) 10個
機内配電線路 22個
機内通信線路 34個

(2) 学校構内汚水・雑排水経路

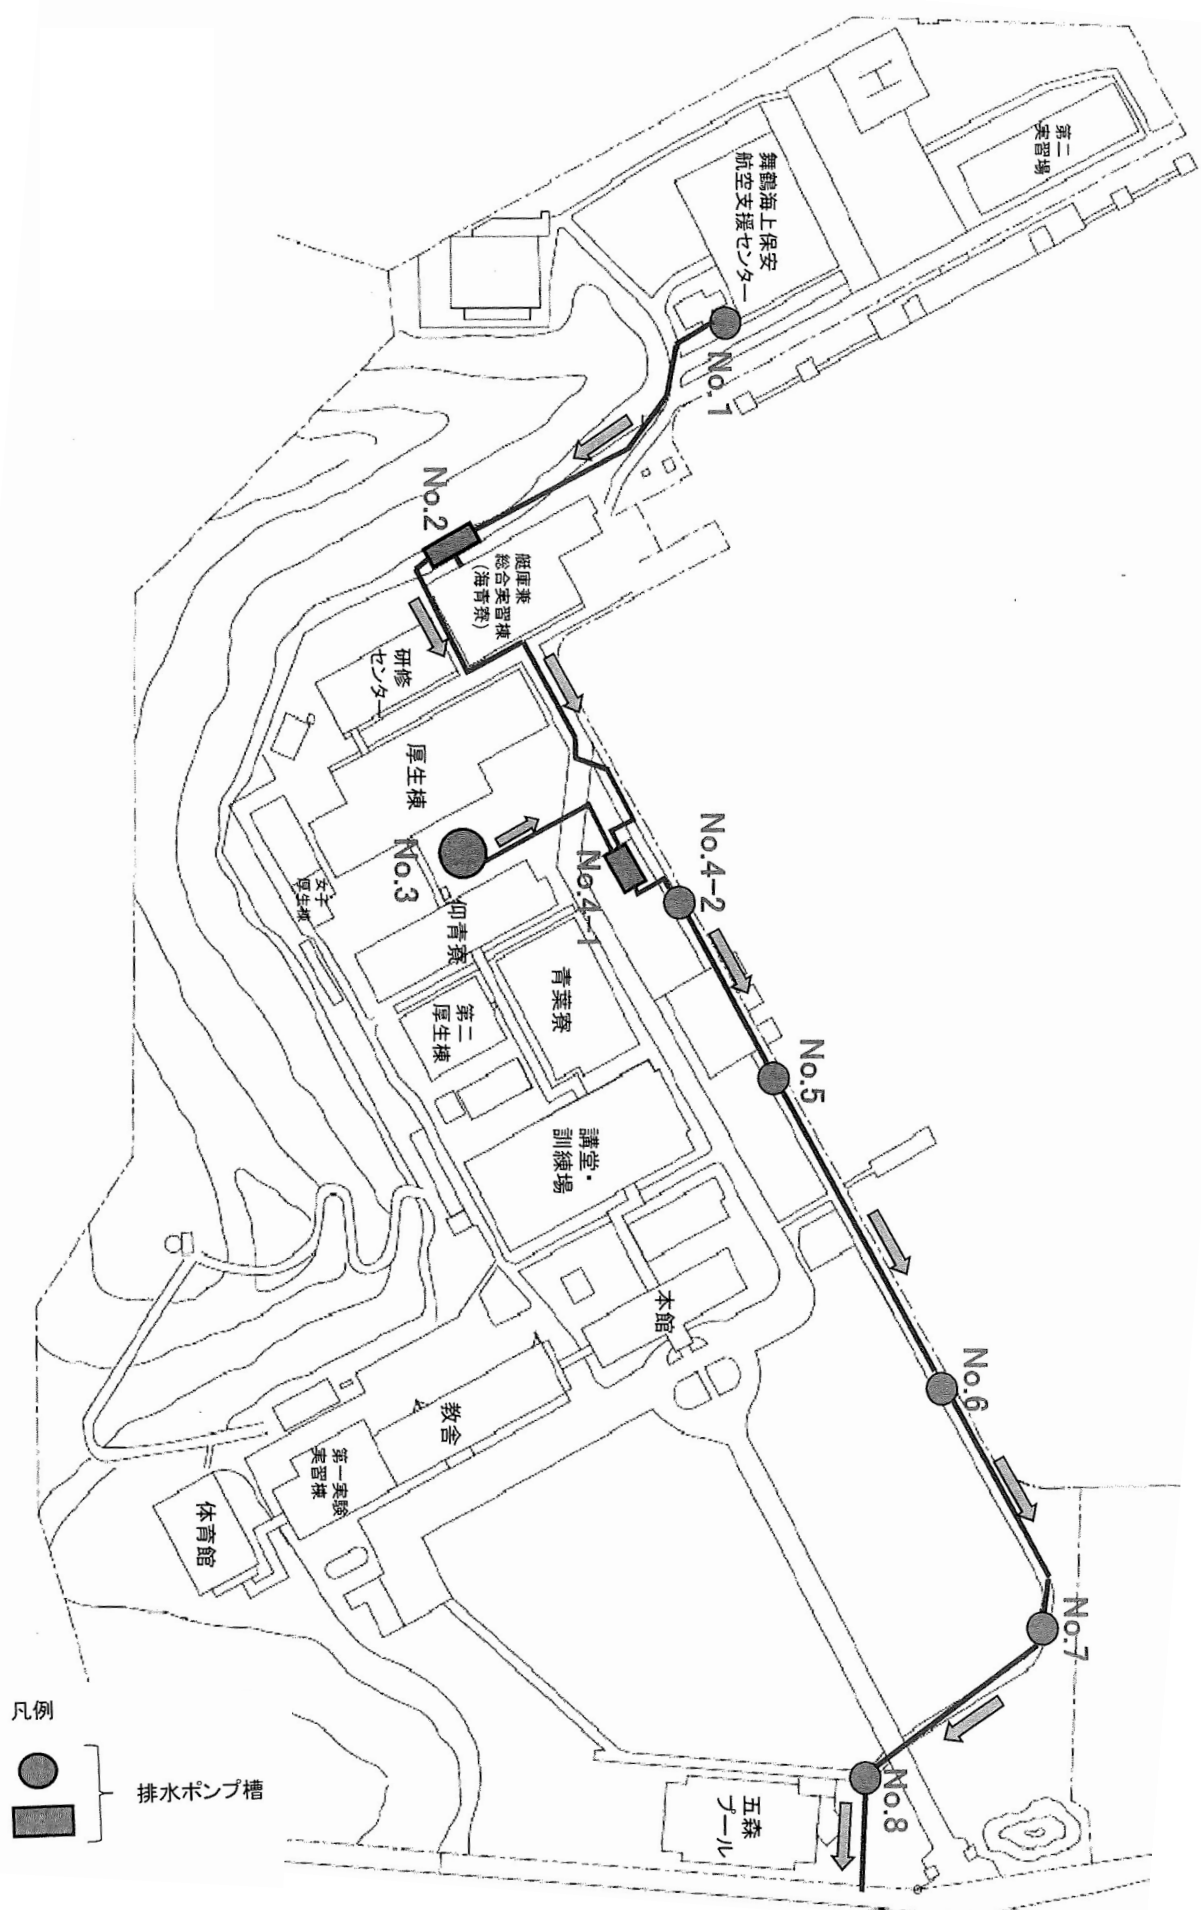

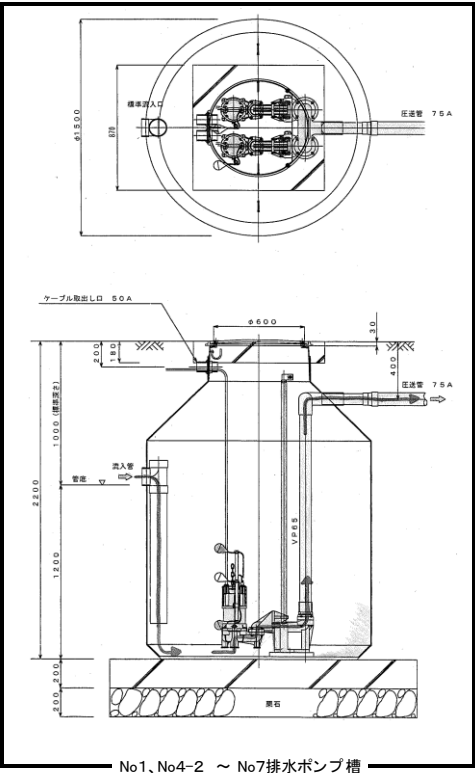


No.1、No.4-2 ~ No.7排水ポンプ槽

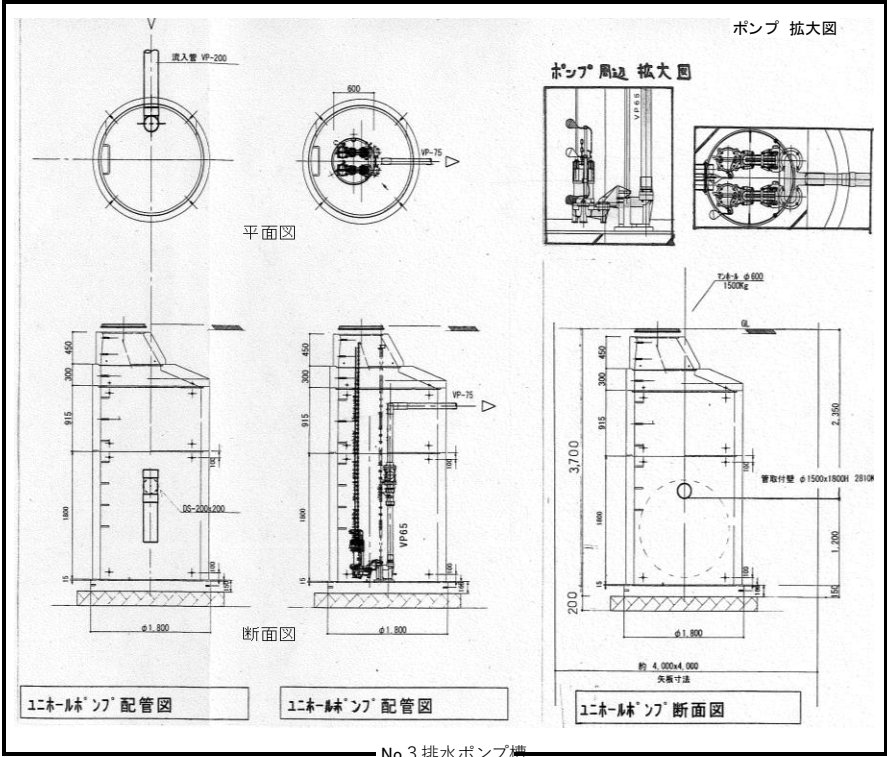


No.3排水ポンプ槽

平面図

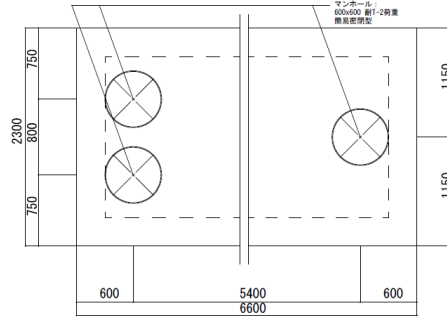


断面図

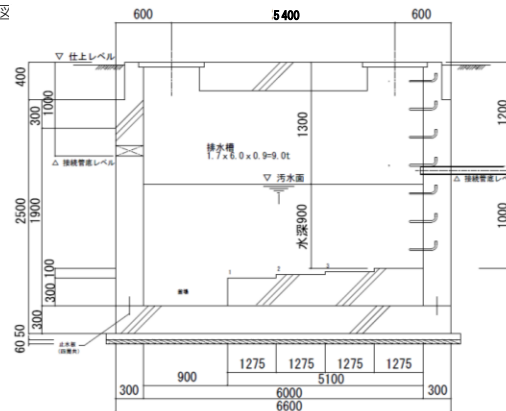


※排水ポンプ2台、配管、独立フロート記載省略

No.2排水ポンプ槽

平面図

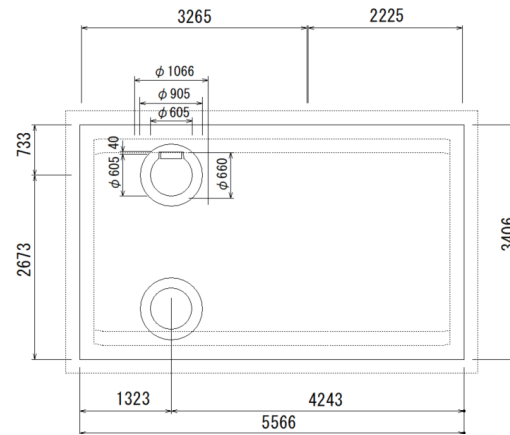


断面図

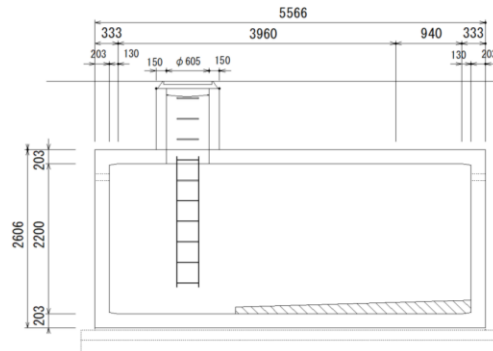


※排水ポンプ2台、配管、独立フロート記載省略

No.4-1排水ポンプ槽

平面図

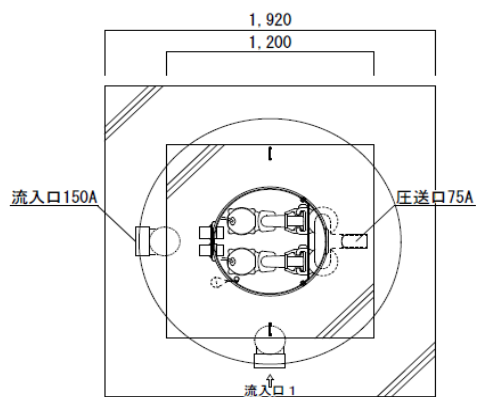



断面図

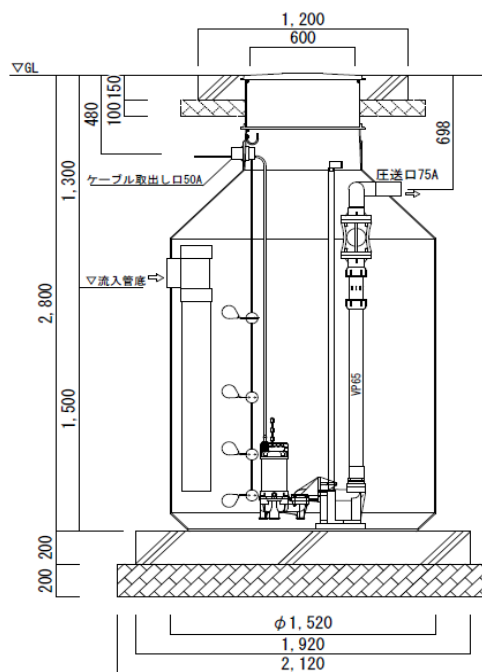


No.8排水ポンプ槽

(3) 教舎新築時污水管路図

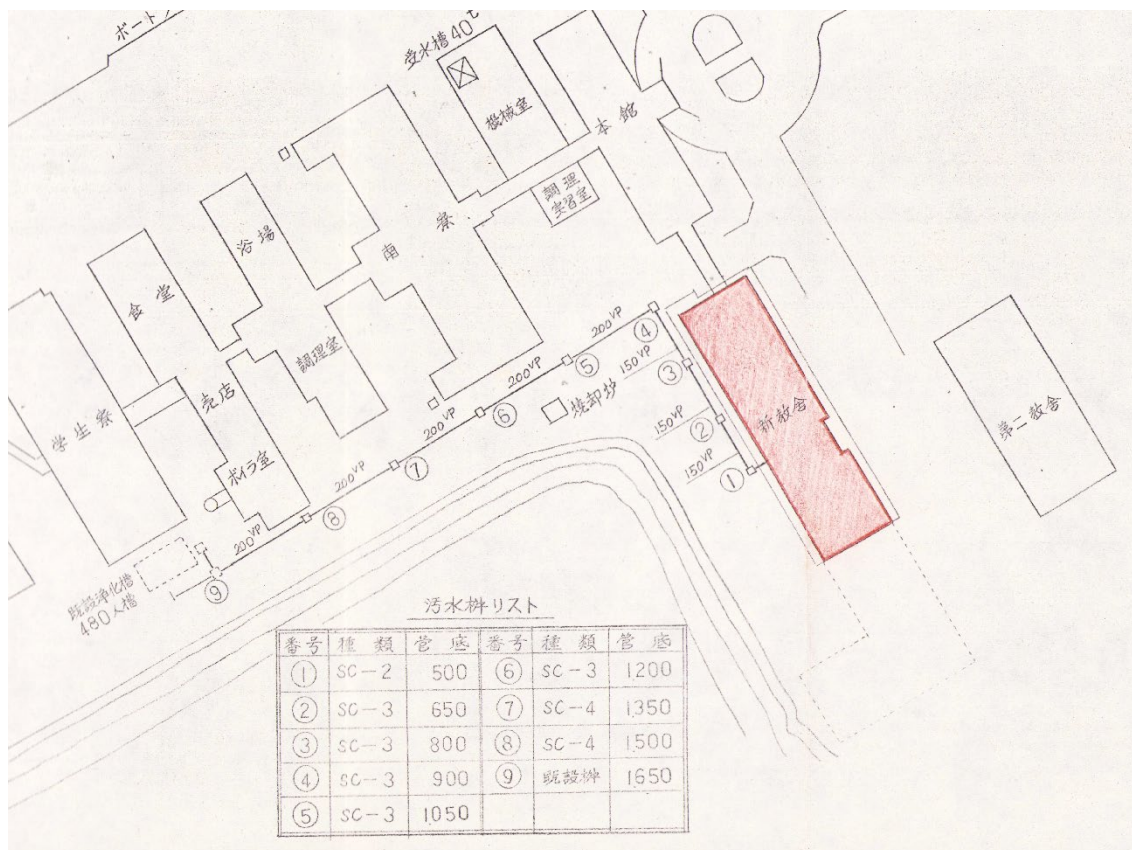


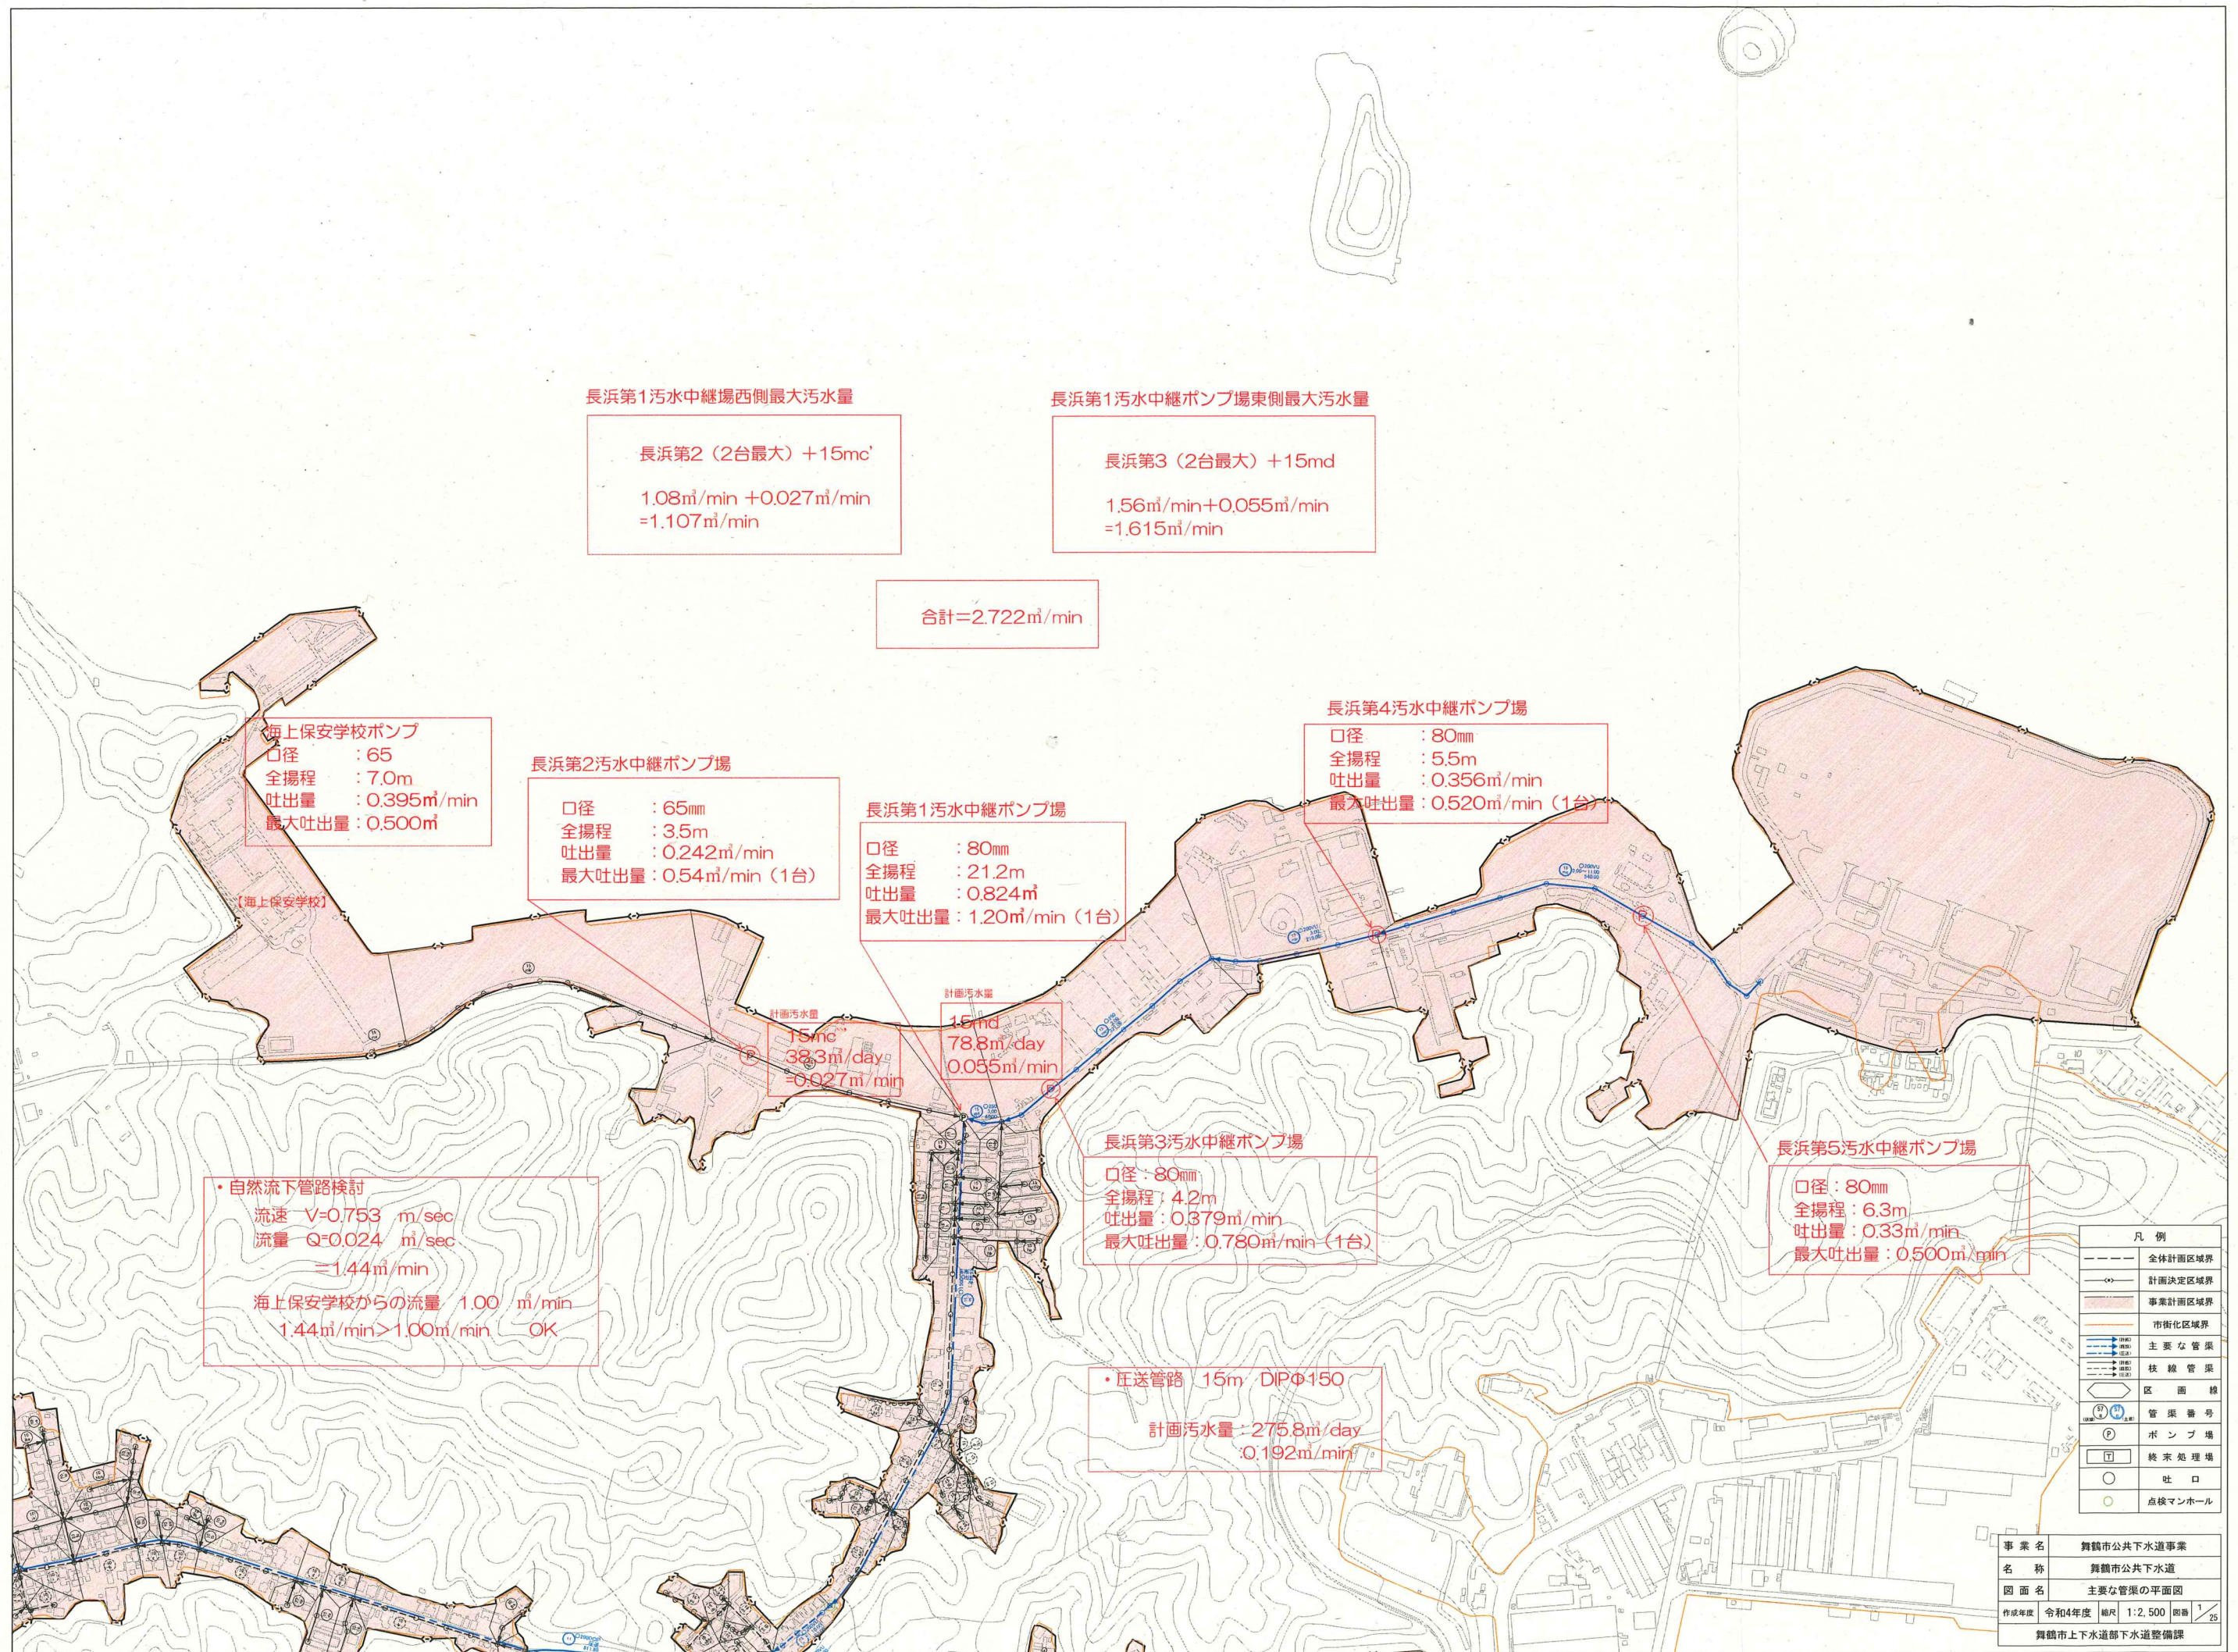

1) ピット図

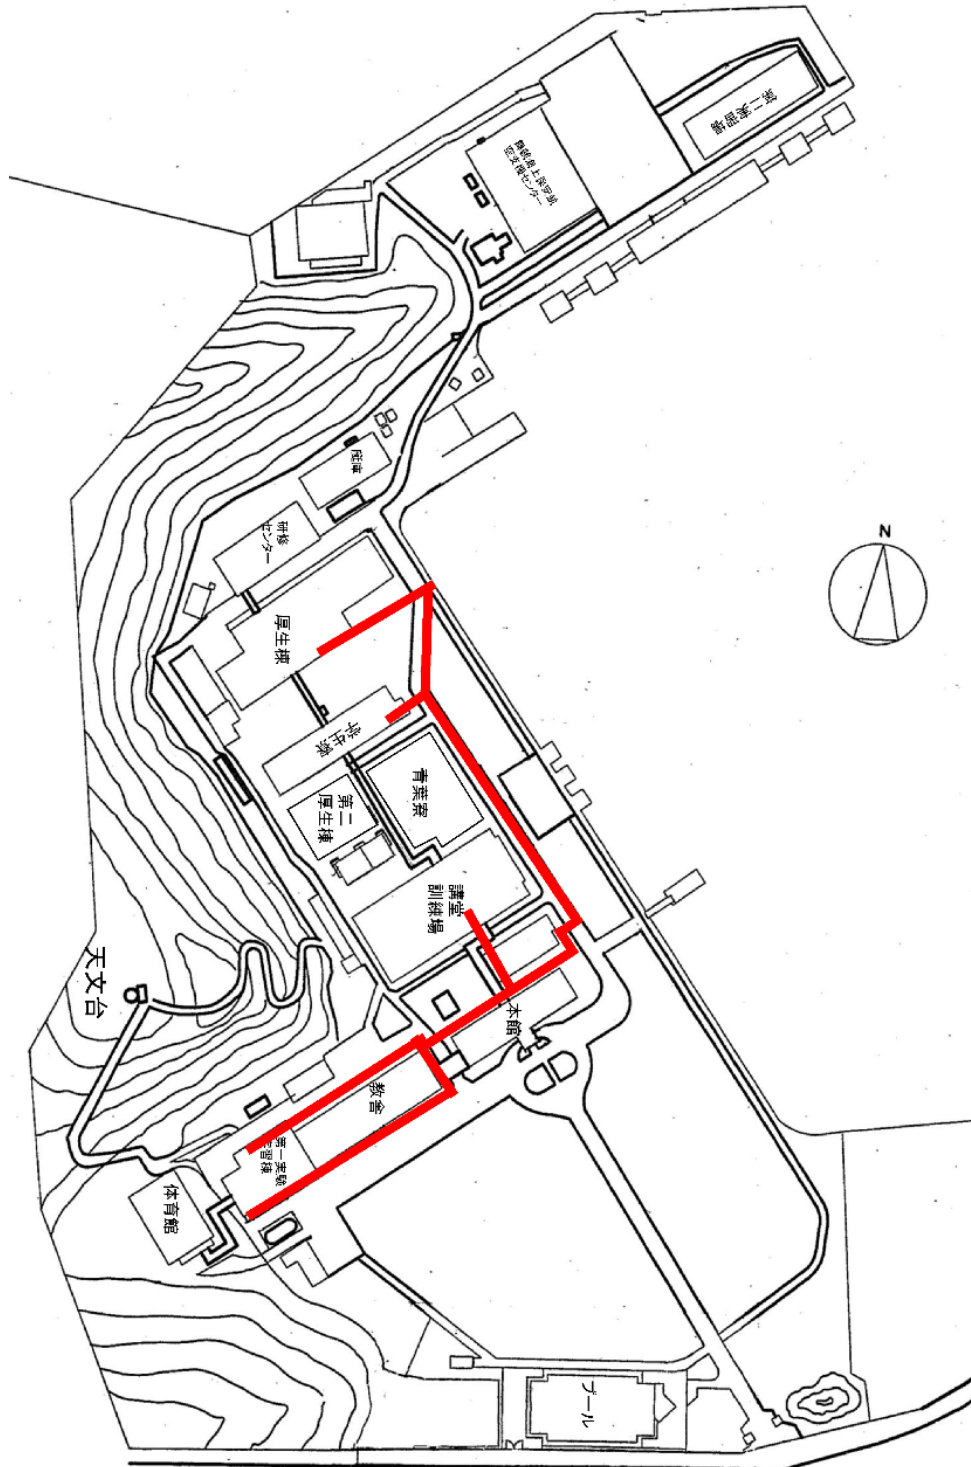

2) 上水 配管図

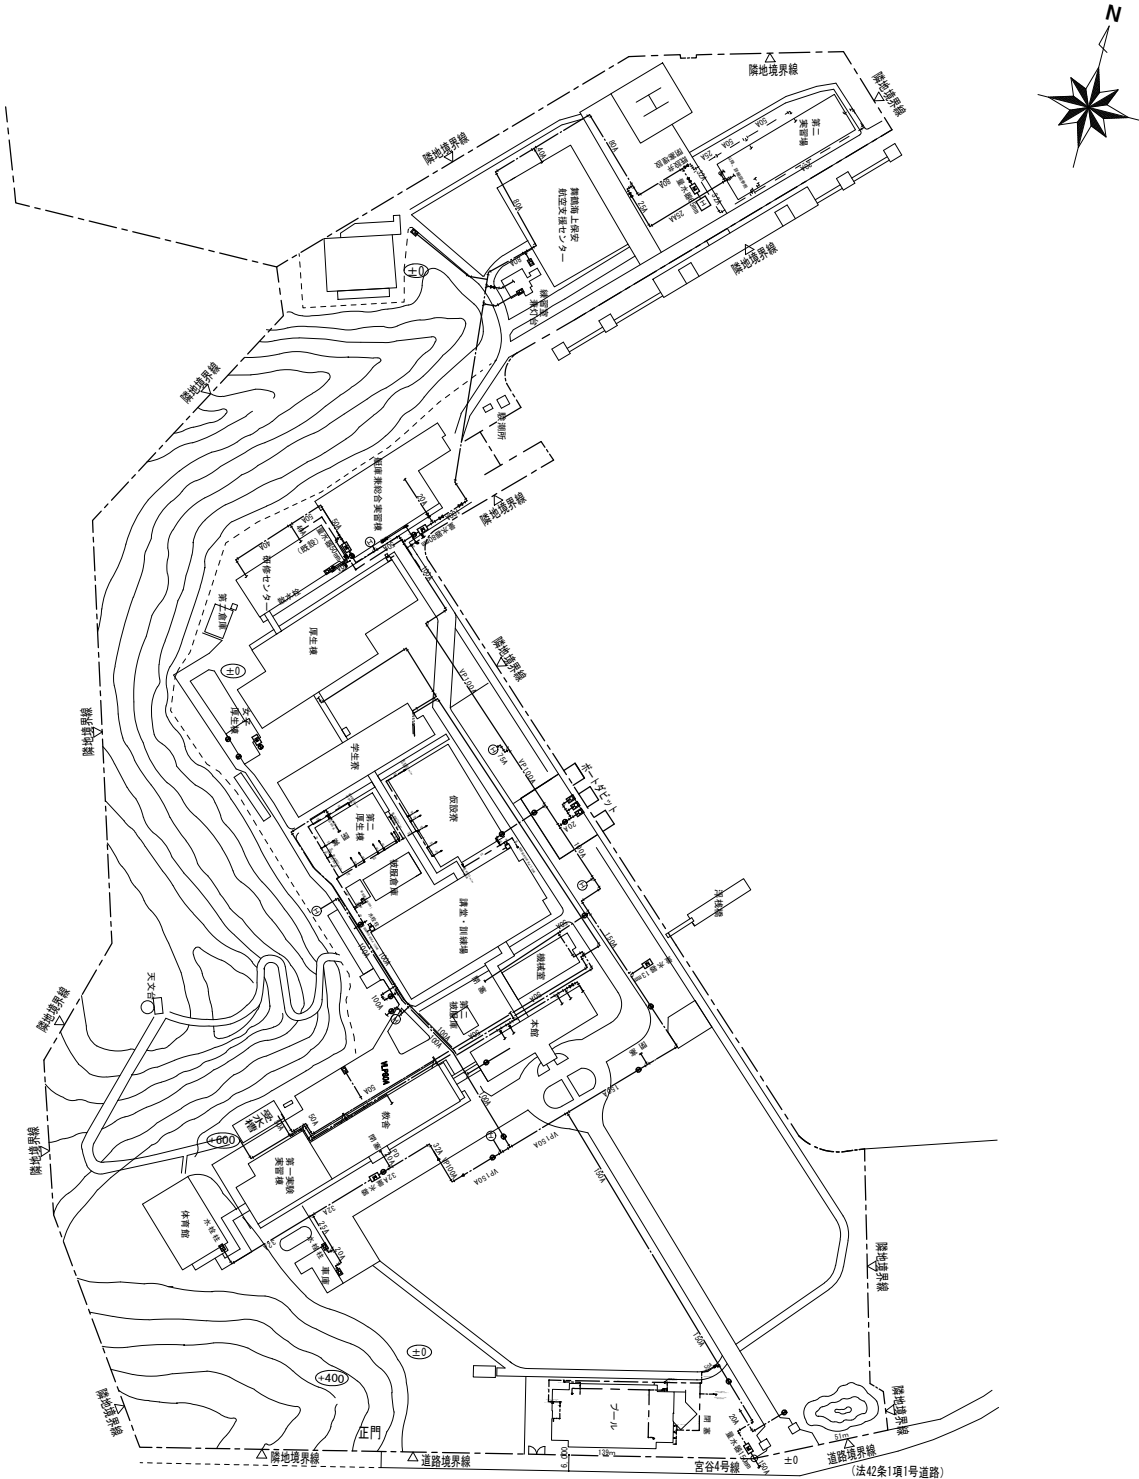

口 題 名	海上保安学校	索引	図 面
所 在	京都府舞鶴市長浜町	番号	番号
調 査	令和5年7月27日	図面の名称	縮尺
年 月 日		官職又は資格	A1:1/1000
		調製者	A3:1/2000
		国土交通扶官	氏 名
			今井 隆志